


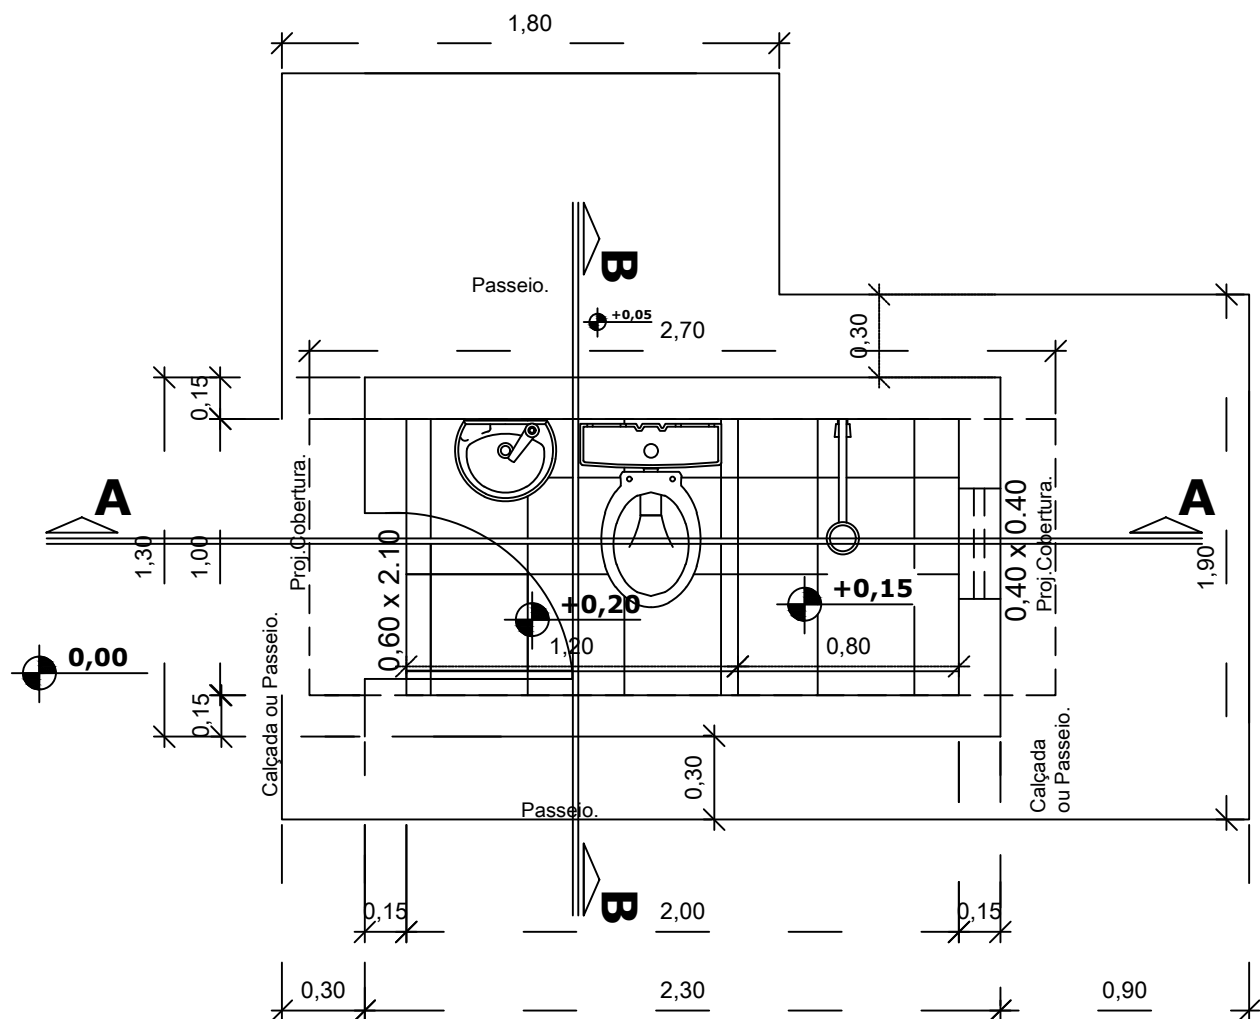

PLANTA BAIXA

ESC-----1/25

PREFEITURA MUNICIPAL DE
PRESIDENTE TANCREDO NEVES

TITULO
CONJUNTO SANITÁRIO - PLANTA BAIXA

PROJETO
MELHORIAS SANITÁRIAS DOMICILIARES

LOCALIDADE
PRESIDENTE TANCREDO NEVES

FUNASA

MINISTÉRIO DA SAÚDE
FUNDAÇÃO NACIONAL DE SAÚDE



DATA
SET/2018

ESCALA
1:25

ARQUIVO

PRANCHA 01/15

AUTORES

NOME: CLOVIS DA SILVA BORGES
CREA : 17.513D

Clovis

DESENV.

DESENHO

VISTO